


План 2ого этажа

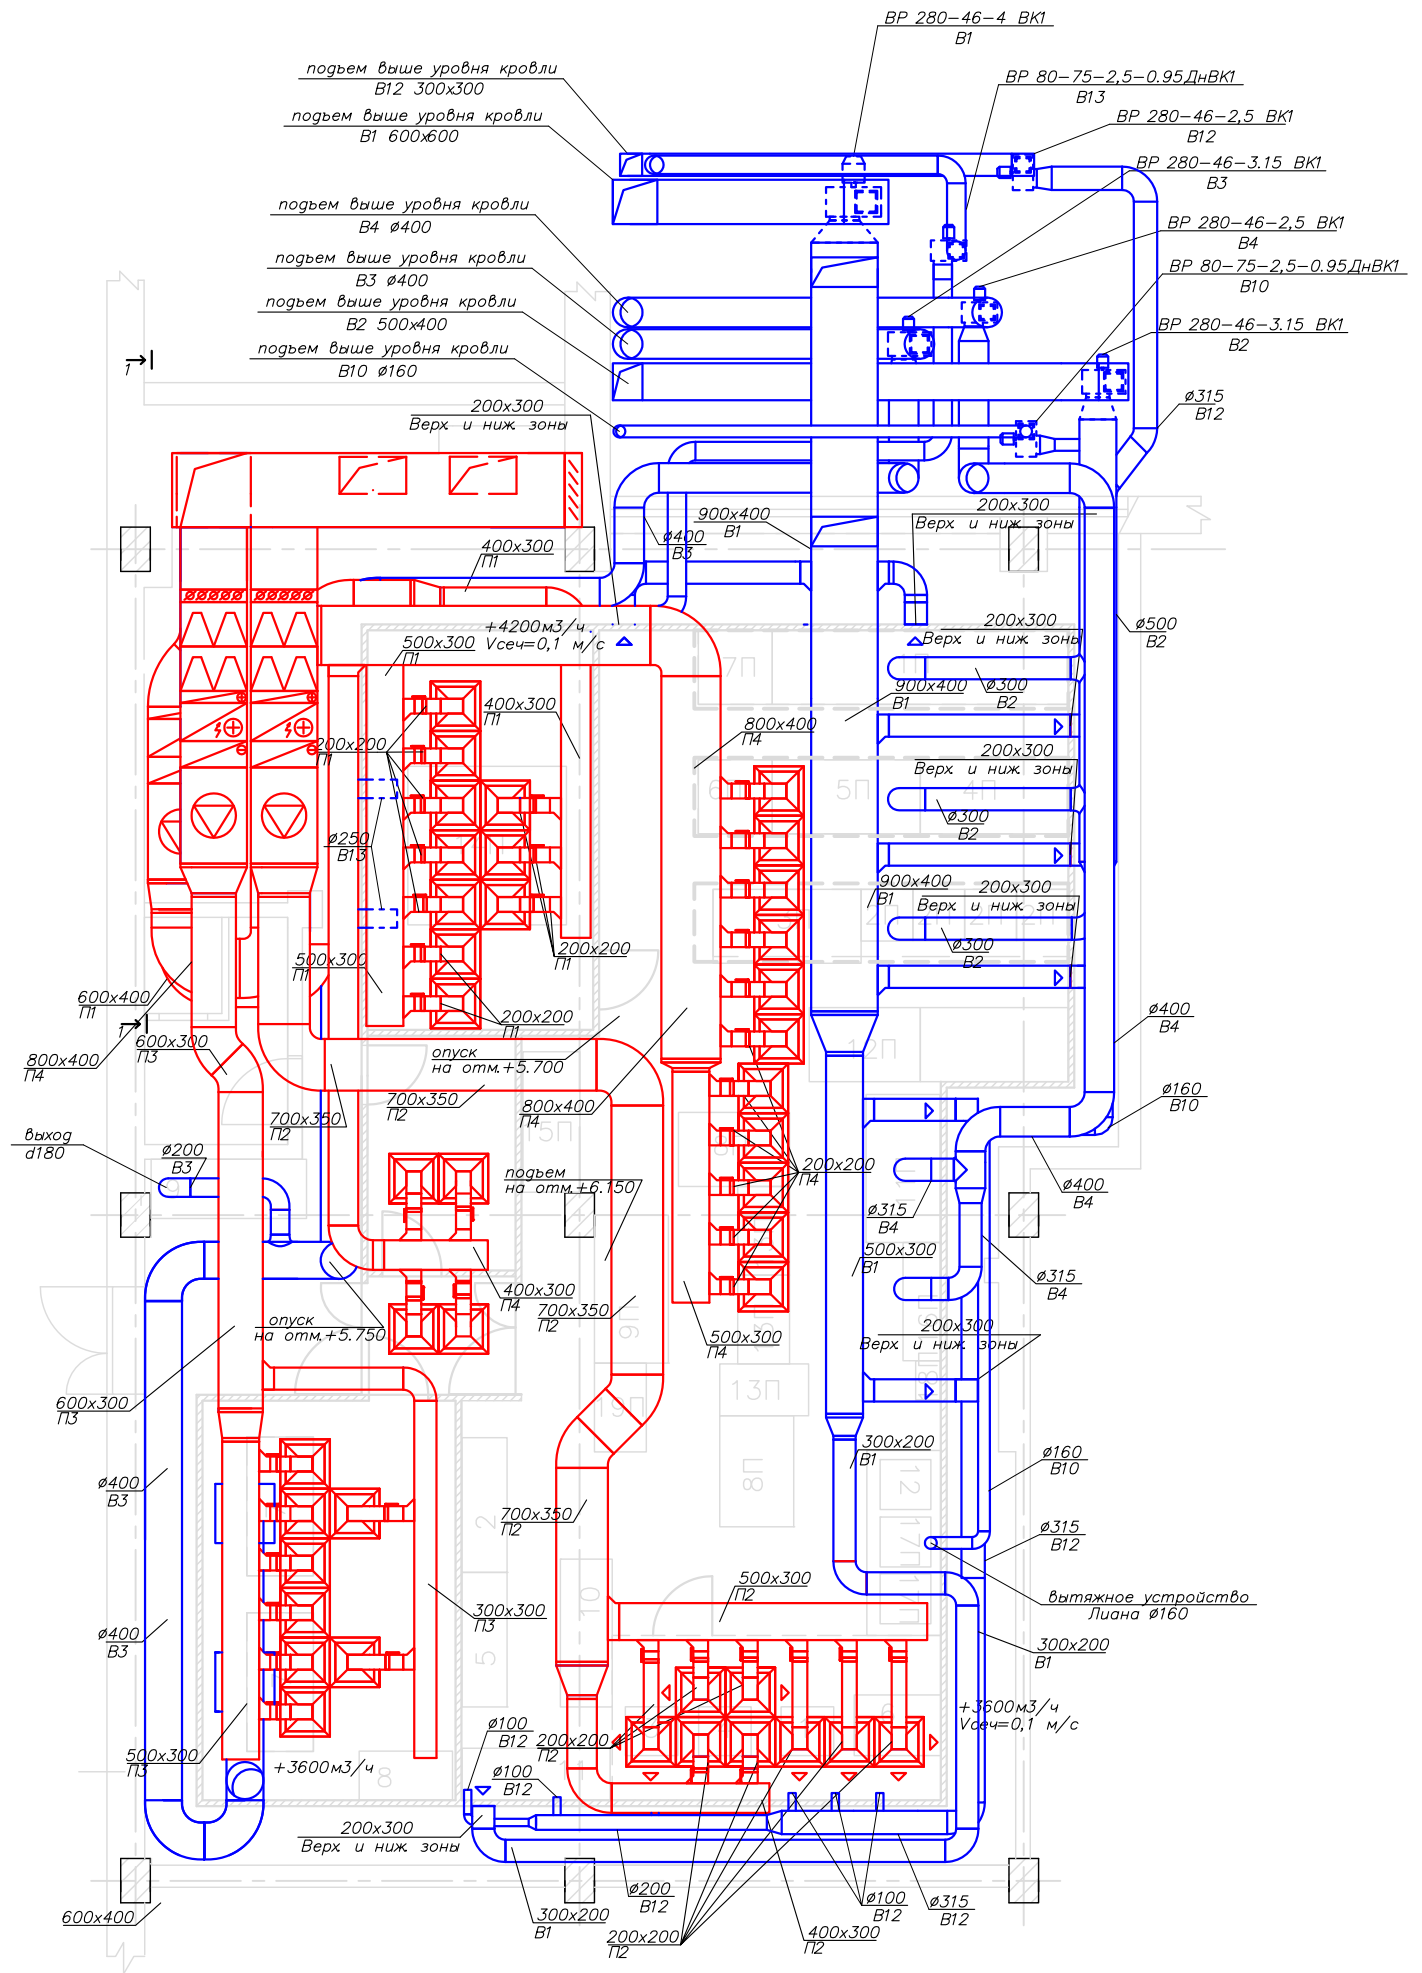

Согласовано

Инв. ? подл. Подп. и дата зам. инв.

					Договор N03-2012/1		
					ОАО МРЗ "Темп"		
Изм.	Кол.ч	Лист	Подк.	Подп.	Дата		
ГИП		Коротенко			Вентиляция и кондиционирование		
Вед. инж.		Крапивин					
Проверил		Чистяков					
Утвердил		Чистяков					
					План 2-го этажа		
					Стадия	Лист	Листов
					РП	4	16
					ООО "ПМП Вентиляция"		