



Узлы обвязки П1-П6

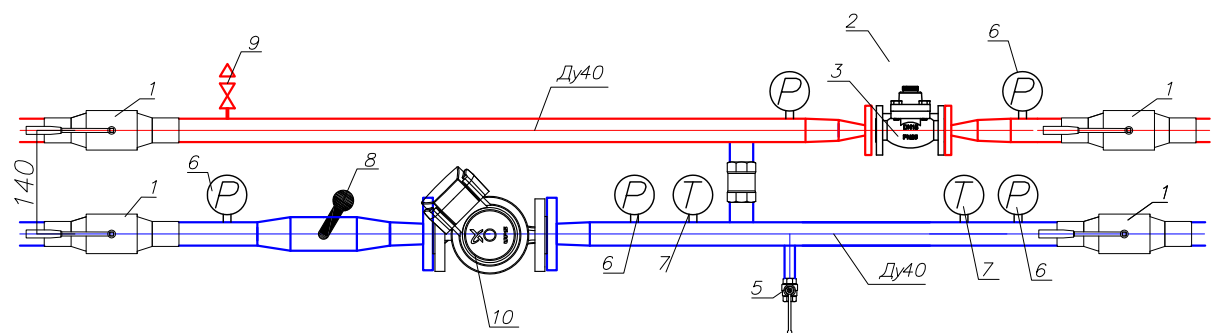

Условное обозначение	Наименование	Завод-изготовитель	Кол-во шт
1	Кран шаровой Ду40		4
2	Электропривод	belimo	1
3	Клапан регулирующий	belimo	1
4	Клапан обратный Ду40		1
5	Кран спускной Ду15		1
6	Манометр		5
7	Термометр		2
8	Датчик температуры		1
9	Воздухоотводчик		1
10	Циркуляционный насос	WILLO	1

План 2-го этажа

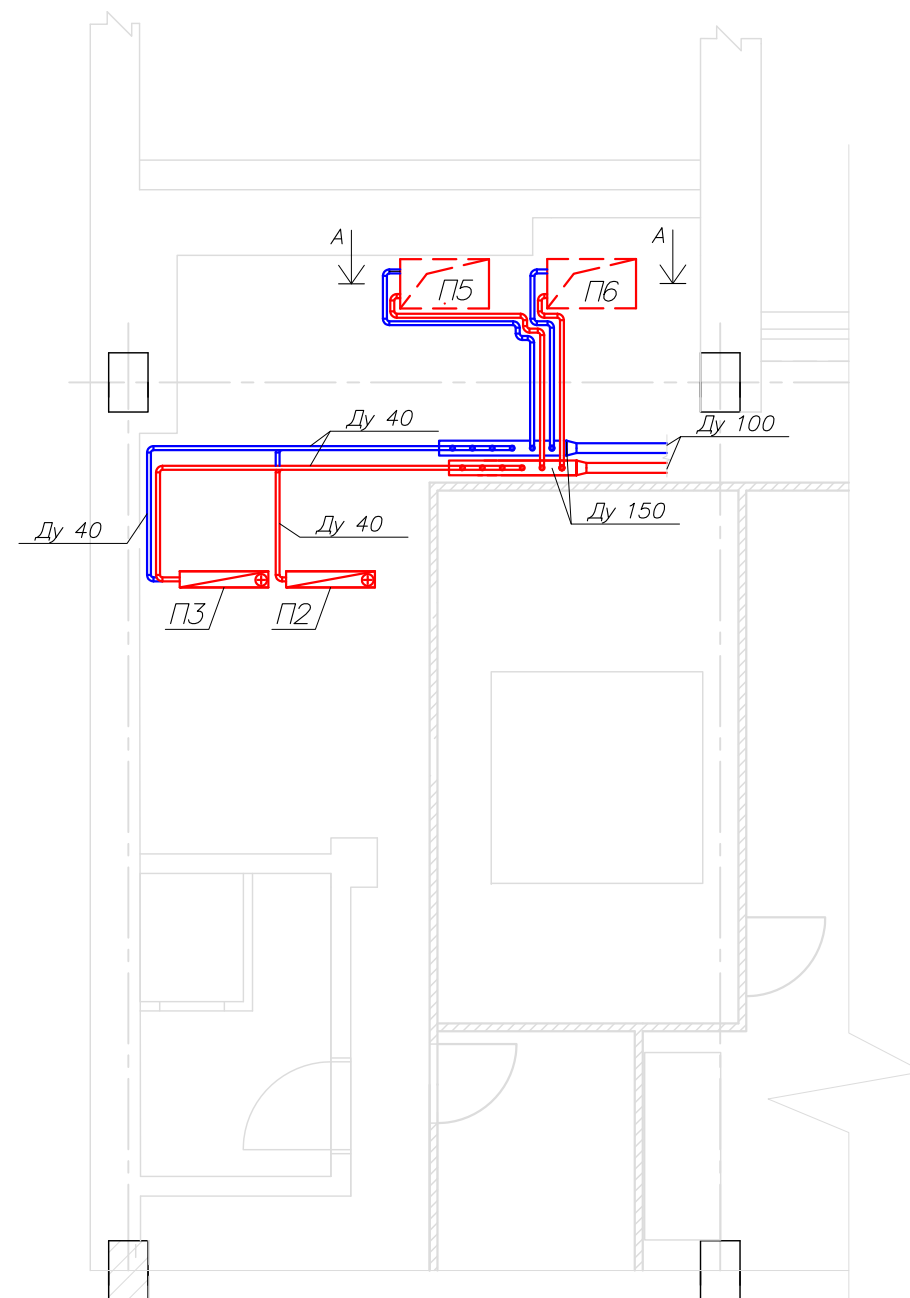

Согласовано

И.И.И. ? подл. Подп. и дата. Изм. инв. ?

Договор N03-2012/1							
ОАО МРЗ "Темп"							
Изм.	Кол.ч.	Лист	Ндоку.	Подп.	Дата		
Вентиляция и кондиционирование					Стадия	Лист	Листов
ГИП Коротенко					РП	15	16
Вед. инж. Крапивин							
Проверил Чистяков							
Утвердил Чистяков							
Теплоснабжение					ООО "ПМП Вентиляция"		