
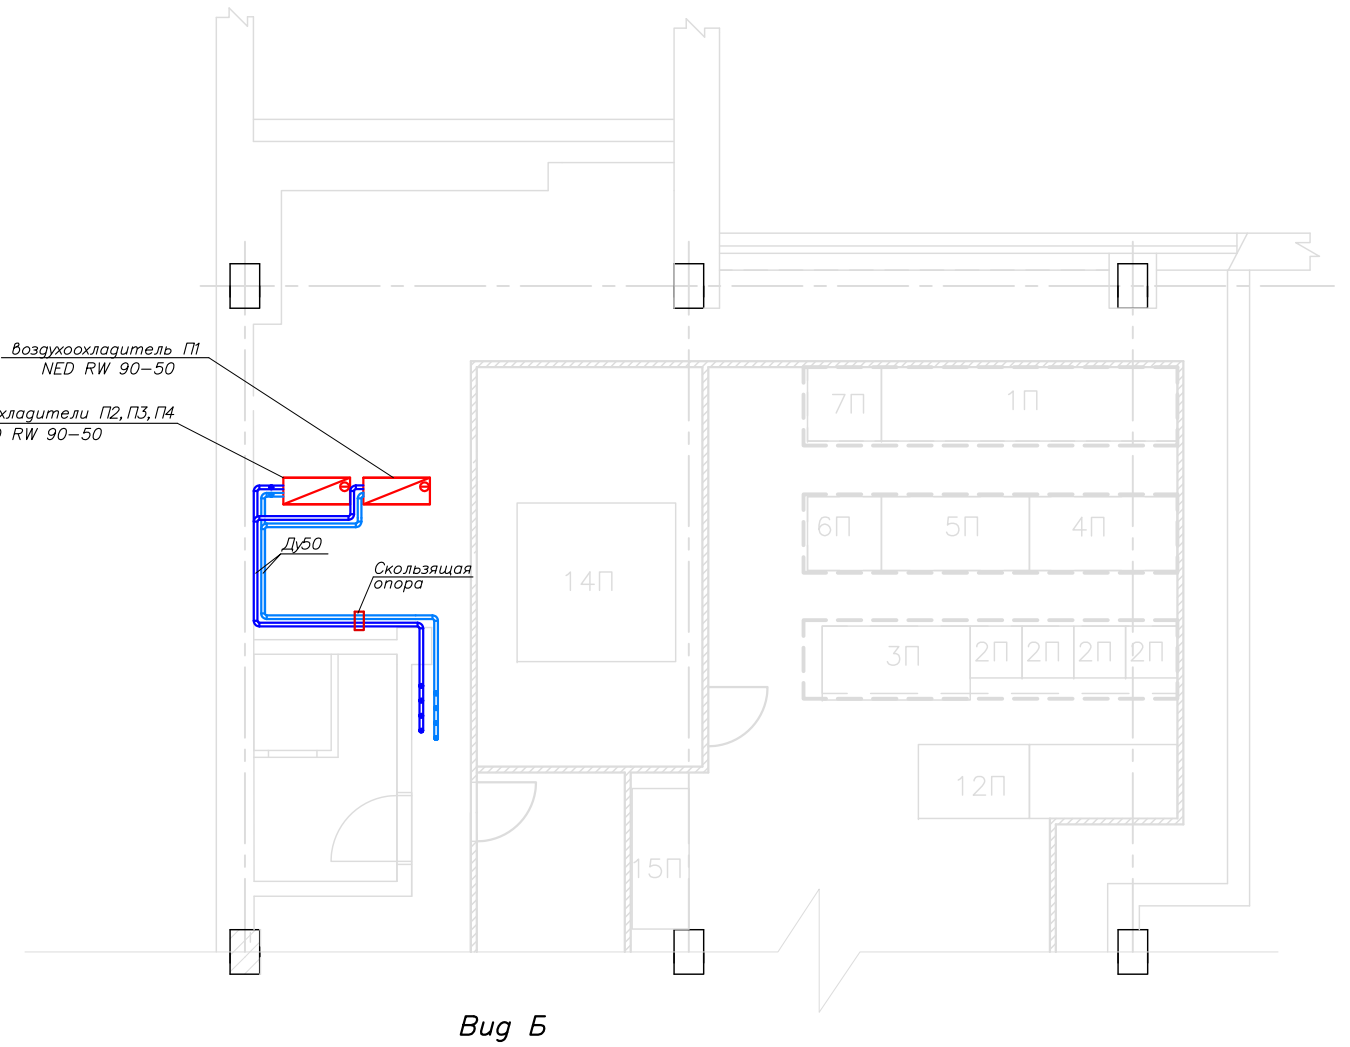




План 1-го этажа

План 2-го этажа

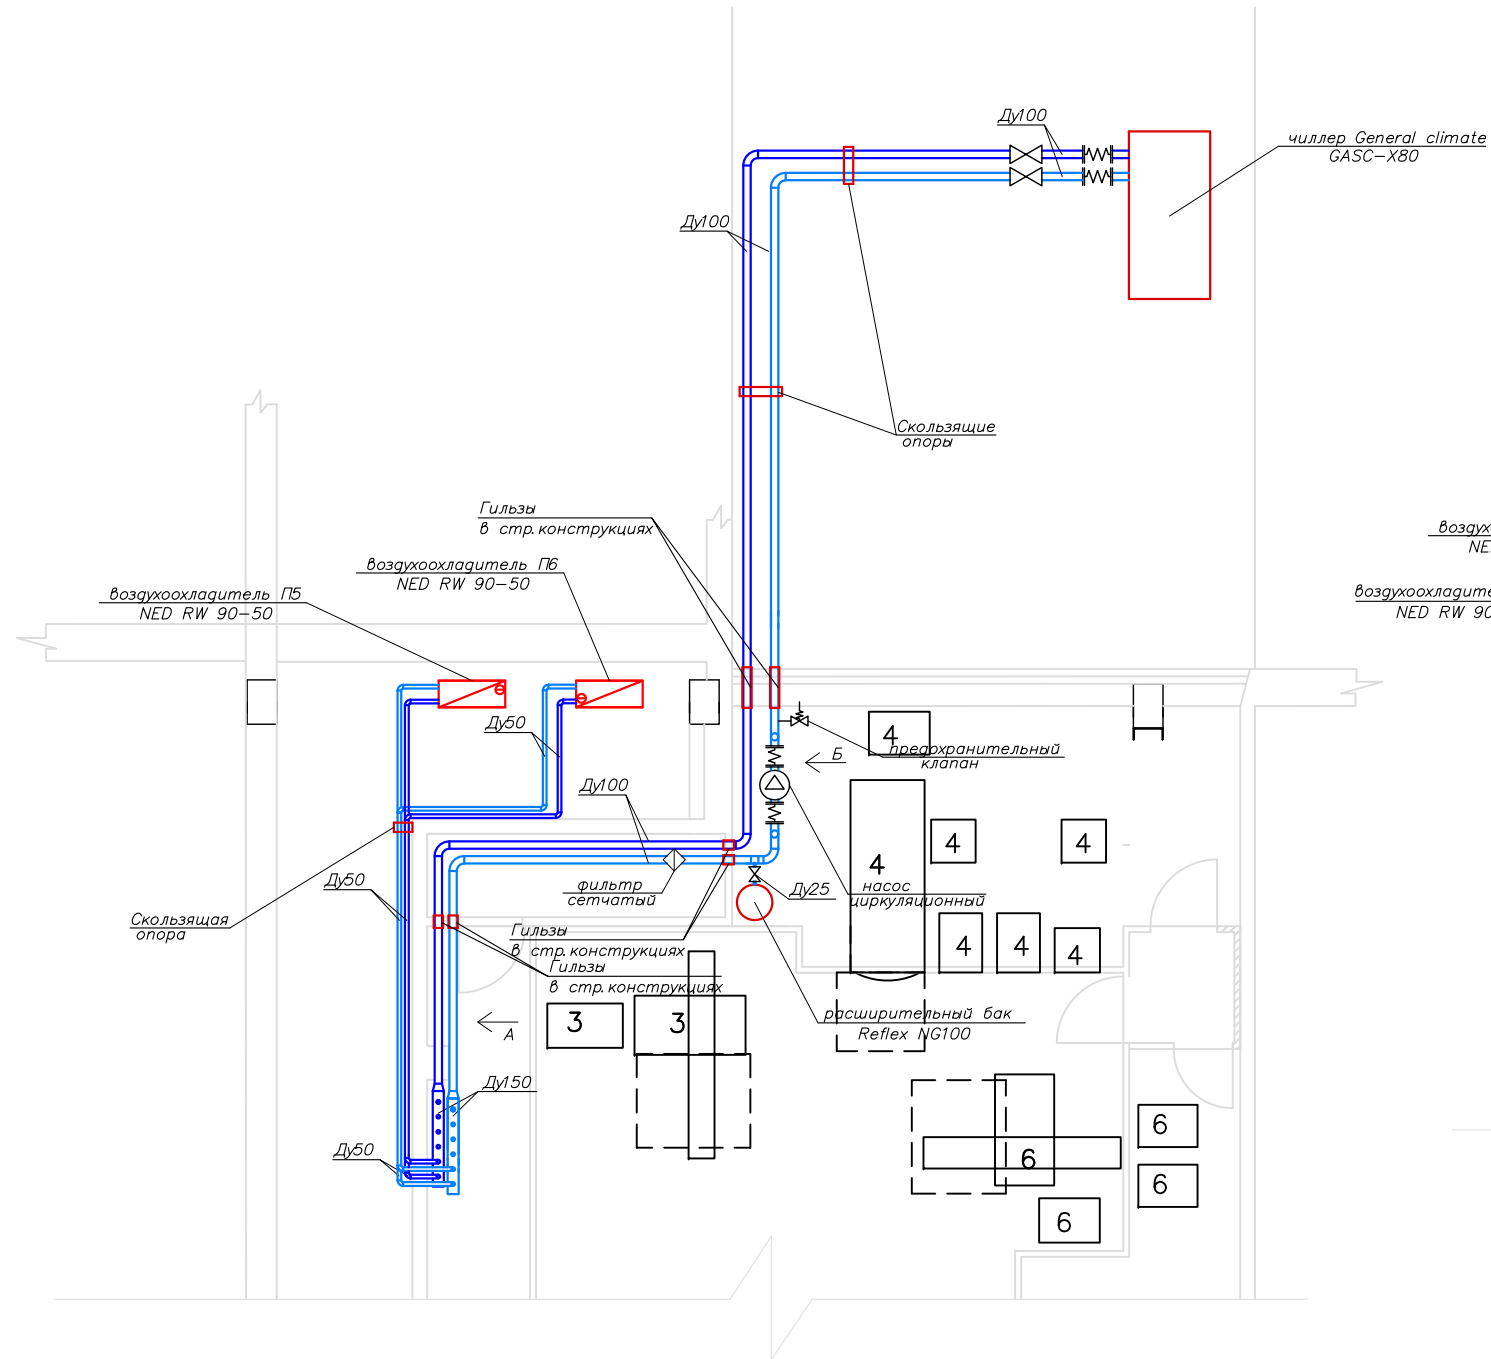

Вуг А

Вуг Б

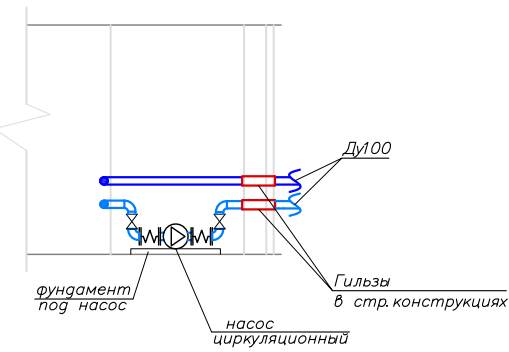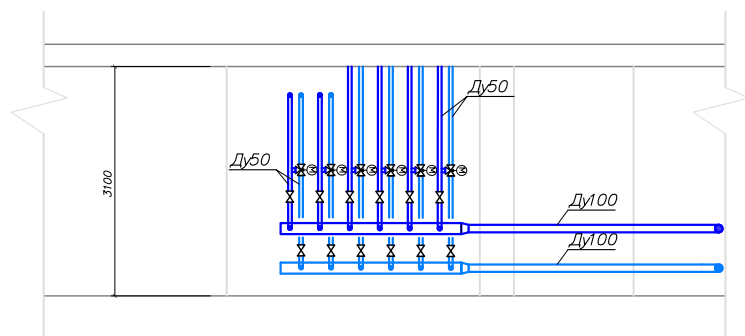

Согласовано

И.И.И. ? Подп. и дата. Изм. инв. ?

					Договор N03-2012/1				
					ОАО МРЗ "Темп"				
Изм.	Кол.ч.	Лист	Ндоку.	Подп.	Дата	Вентиляция и кондиционирование	Стадия	Лист	Листов
						Система холодоснабжения	РП	13	16
							ООО "ПМП Вентиляция"		